

Die Lage und Höhe aller Versorgungsleitungen liegen nicht genau fest. Die dargestellten Leitungen beruhen auf Plänen, die von den Versorgungsunternehmen zu Beginn der Kanalplanung zur Verfügung gestellt wurden. Weiterhin plant das Versorgungsunternehmen die Erneuerung der Leitungen noch vor dem Kanalbau, sodass hier neue Informationen seitens der bauausführenden Firma einzuholen sind. Die Darstellung ist somit unverbindlich. Die genaue örtliche Lage u. Höhe muss durch Herstellung von Quergräben unter Hinzuziehung zuständigen Fachpersonals ermittelt werden. Die Darstellung ist unverbindlich, es besteht kein Anspruch auf Vollständigkeit.

Kanäle und Schächte gemäß der technischen Anforderungen des Fachdienstes Tiefbau- und Umwelt der Stadt Oelde

Blatt 3
- Lange Wende -

Blatt 2
- Lange Wende -

Blatt 1
- Lange Wende -

Legende:


| | | | | | |
|--|---|--|--------------------------------------|--|--|
| | vorh. MI-Kanal | | gepl. MI-Kanal | | vorh. Straßenablauf |
| | entf. MI-Kanal - hier Rückbau | | vorh. MI-Anschlussleitung | | vorh. Hydrant |
| | vorh. MI-Anschlussleitung - vermuteter Verlauf | | vorh. MI-Anschlussleitung - entfällt | | vorh. Gasschieber |
| | gepl. MI-Anschlussleitung | | | | vorh. Wasserkappe |
| | gepl. MI-Anschlussleitung - privat herzustellen | | | | vorh. Leuchte |
| | entfallendes Bauteil | | | | vorh. Gasleitung |
| | vorh. Kanaldeckel | | | | vorh. Gas-Hochdruckleitung |
| | gepl. MI-Schacht | | | | vorh. Telekom-/Unitymediation |
| | Schachtbezeichnung | | | | vorh. Stromleitung |
| | Schachthöhen | | | | vorh. Hochspannung |
| | Stützen | | | | vorh. Wasserleitung |
| | gepl. Straßenablauf | | | | gepl. Baugrube/Verbau |
| | Bezeichnung vorh. Anschlüsse | | | | gepl. 2-reihige Ringe - 24/16/14 cm bzw. 16/16/14 cm |
| | | | | | gepl. Rundbordstein R5 |
| | | | | | gepl. Rundbordstein R2 |

VORABZUG

Index: Änderungen: Datum: Gez:

PLANUNG UND ABWICKLUNG VON VERKEHRSANLAGEN UND INGENIEURBAUWERKEN

Osttor 43
48324 Sendenhorst
Tel. 02526 / 1026
Fax 02526 / 1025-5
info@gnegel.net
www.gnegel.net

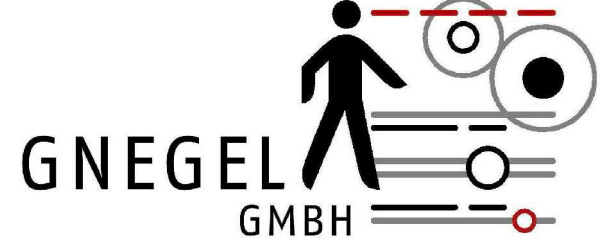

Stadt Oelde
Tiefbauamt
RATSTIEGE 1, 59302 OELDE



| | | | |
|------------------|--|----------------|-------------|
| Projekt: | Kanal- und Straßenbau Lange Wende / Am Rosendahl Maßnahmen 5051 / 5035 Oelde-Strömberg | | |
| Planbezeichnung: | Übersichtslageplan Kanalnetzwurf Lange Wende | | |
| Maßstab: | 1 : 500 | Projektnummer: | 19022/19023 |
| Datum: | 31.05.2021 | Bearbeitung: | |
| Auftraggeber: | | Aufgestellt: | |
| | 2020 | Sendenhorst, | 2020 |